


RZUT PIWNICY

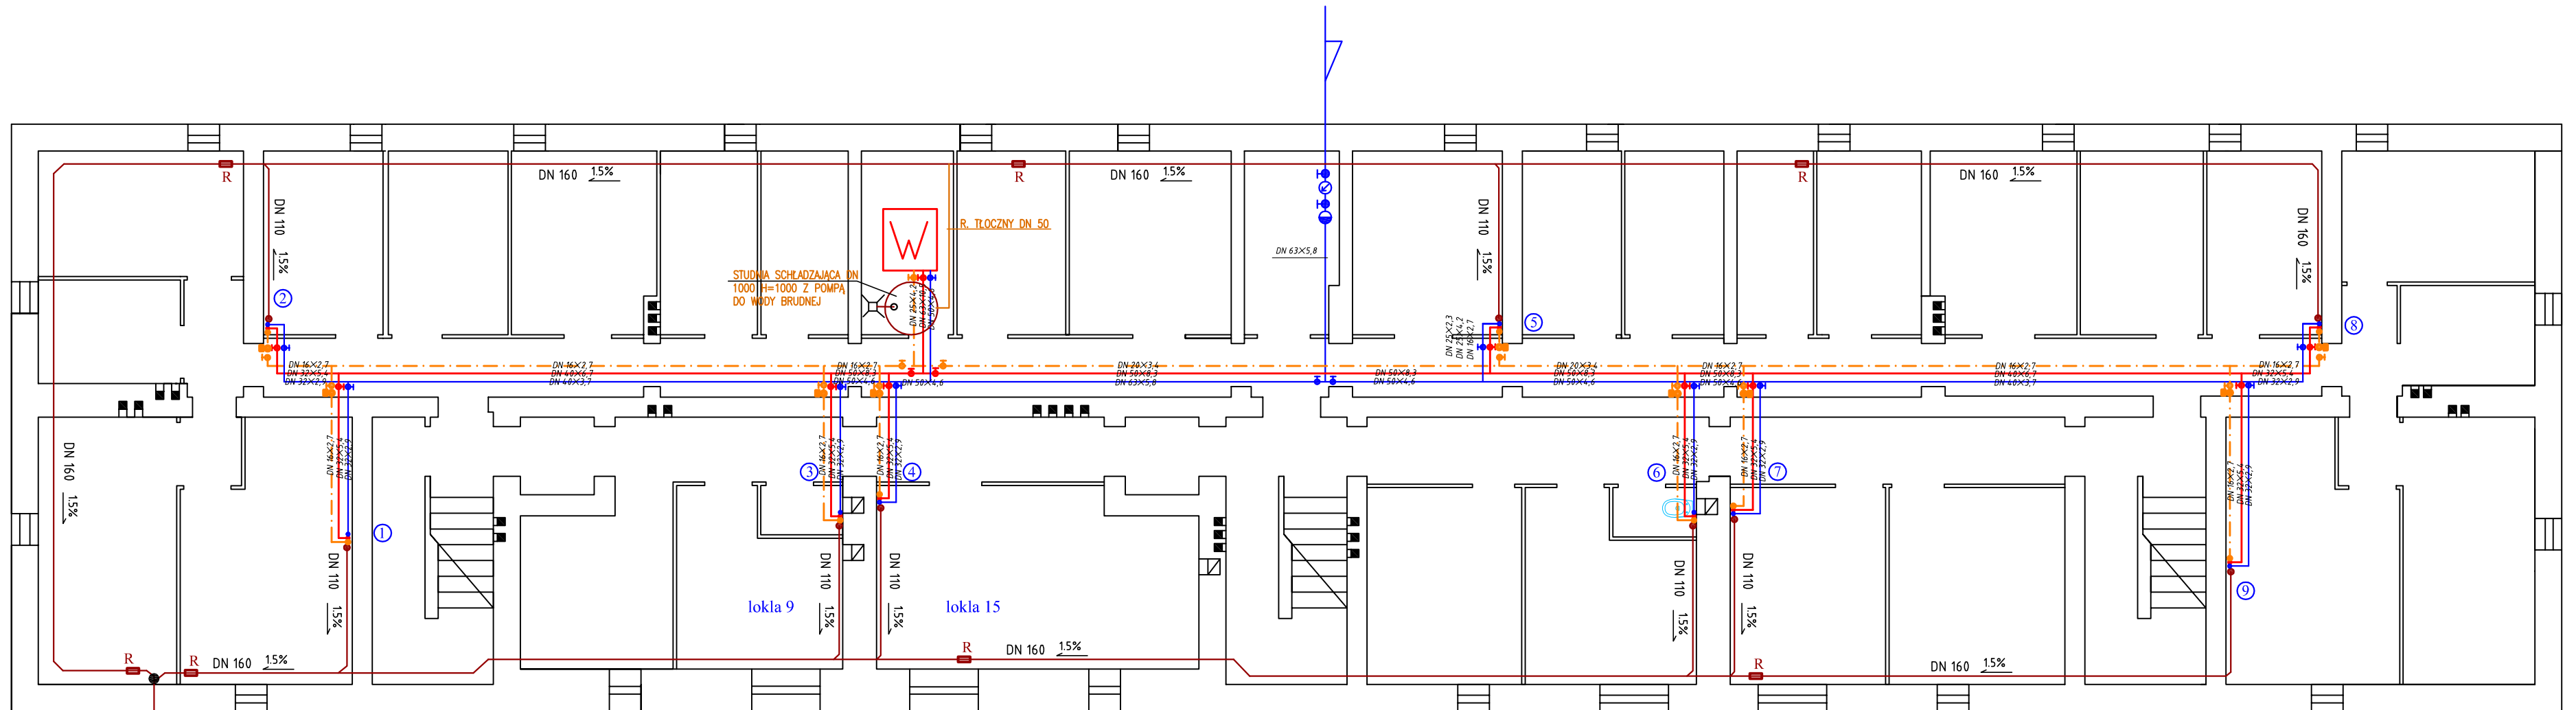

W celu pozostawienia odbiorników w piwnicy pozostawić istniejący poziom podposadzki. Istniejące pionowe zakorkować pod posadzką

"PRONABUD" Sp. z o.o. 96-300 Żyrardów, ul. Dkrzeł 57 tel. (0-46) 855-27-94 NIP 838-000-11-21 REG 750010650		OBIEKT: WYMIANA INSTALACJI WODNO-KANALIZACYJNEJ ORAZ WYKONANIE INSTALACJI CIEPŁEJ WODY W BUDYNKU MIESZKALNYM WIELORODZINNYM ADRES: UL. ŚRODKOWA 11 W ŻYRARDOWIE	
SKALA: 1/100	PROJEKTOWAŁ: mgr inż. Krzysztof Broniarek	PODPIS:	
RZUT PIWNICY	SPRAWDZIŁ:	PODPIS:	
	DATA: wrzesień 2015r.	NR RYS: 2	